



1 PLANTA BAIXA
ESCALA : 1 / 75

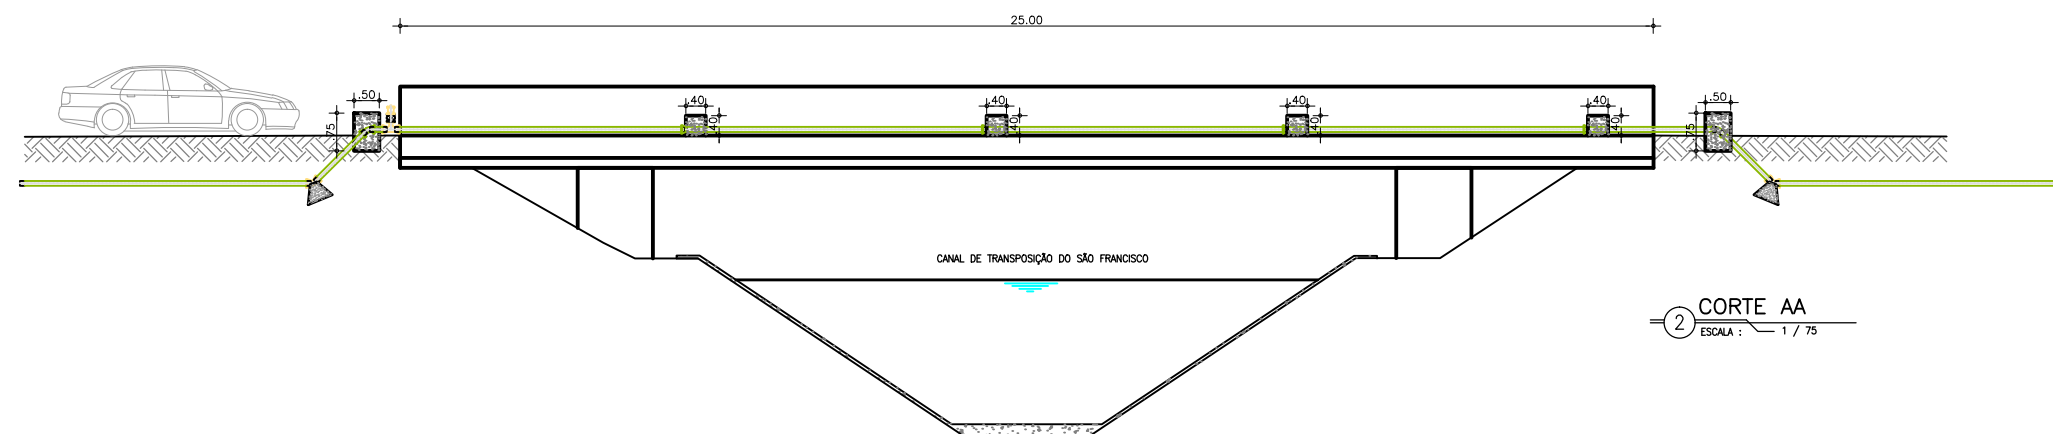

2 CORTE AA
ESCALA : 1 / 75

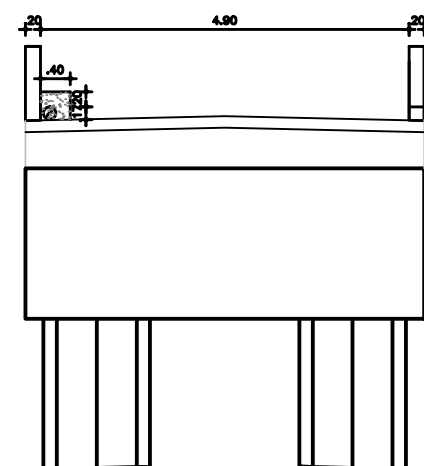

3 CORTE BB
ESCALA : 1 / 50

Nº	DESCRIÇÃO	REVISÃO	DATA	PROJETADO	DESENHADO
<div> MINISTÉRIO DA INTEGRAÇÃO NACIONAL DEPARTAMENTO NACIONAL DE OBRAS CONTRA AS SECAS - DNOCS</div>					
ELABORAÇÃO DOS PROJETOS EXECUTIVOS DA INFRAESTRUTURA DE ABASTECIMENTO DE ÁGUA DAS COMUNIDADES DIRETAMENTE AFETADAS COM A IMPLANTAÇÃO DO PROJETO DE INTEGRAÇÃO DO RIO SÃO FRANCISCO COM BACIAS HIDROGRÁFICAS DO NORDESTE SETENTRIONAL - PISF					
EIXO NORTE PROJETO BÁSICO DO SISTEMA DE ABASTECIMENTO DE ÁGUA SISTEMA - COITÉ TRAVESSIA SOBRE O CANAL DE TRANSPOSIÇÃO DO RIO SÃO FRANCISCO NA AAT 02 DA EST. 0+320 À 0+360 - PLANTA E CORTES					
CONTRATO:	Nº 08/2013-DNOCS/CEST/PE	DATA:	JANEIRO/2015	DESENHO:	44
CONSORCIO:		ESCALA:	INDICADA	PRANCHA:	01-01
<div></div>		Nº DOCUMENTO: SASF-DE-TOE-CIV00-044-R00			
		RESPONSÁVEL TÉCNICO: Engº Adonail de Souza Porto CREA: 529710-CE			