 



PLANTA BAIXA (LAYOUT)
ESCALA: 1/100

MAPA DE LOCALIZAÇÃO



BRITA (ÁREA=1105.71m²)

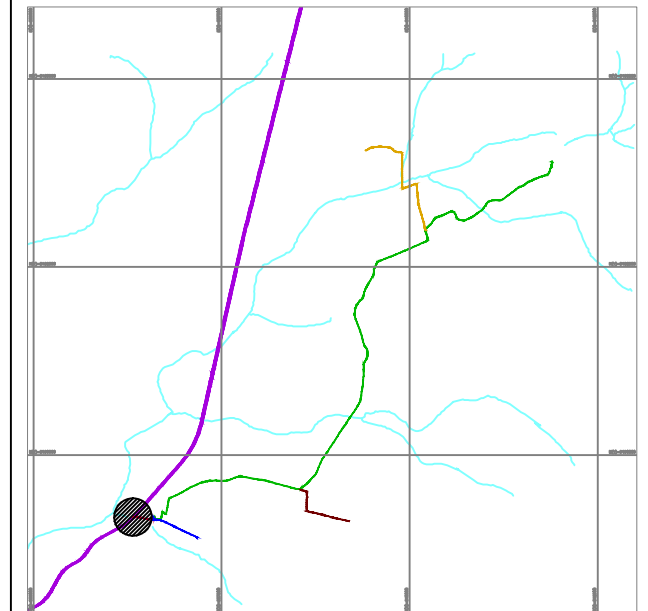


PAV. PARALELEPÍPEDO (ÁREA=123.29m²)



EUCALIPTO

Nº	DESCRIÇÃO	REVISÃO	DATA	PROJETADO	DESENHADO
 MINISTÉRIO DA INTEGRAÇÃO NACIONAL DEPARTAMENTO NACIONAL DE OBRAS CONTRA AS SECAS - DNOCs					
ELABORAÇÃO DOS PROJETOS EXECUTIVOS DA INFRAESTRUTURA DE ABASTECIMENTO DE ÁGUA DAS COMUNIDADES DIRETAMENTE AFETADAS COM A IMPLANTAÇÃO DO PROJETO DE INTEGRAÇÃO DO RIO SÃO FRANCISCO COM BACIAS HIDROGRÁFICAS DO NORDESTE SETENTRIONAL - PISF					
EIXO NORTE PROJETO BÁSICO DO SISTEMA DE ABASTECIMENTO DE ÁGUA SISTEMA - SÃO MIGUEL					
ESTAÇÃO DE TRATAMENTO DE ÁGUA - ETA: PLANTA LAYOUT / LOCALIZAÇÃO					
CONTRATO:	Nº 08/2013-DNOCs/CEST/PE	DATA:	MARÇO/2015	DESENHO:	03
CONSORCIO:		ESCALA:	1:100	PRANCHA:	01-03
Nº DOCUMENTO: SASF-DE-ETA-CIV00-188-R00		RESPONSÁVEL TÉCNICO:			
 		Engº Adonil de Souza Porto CREA: 529710-CE			

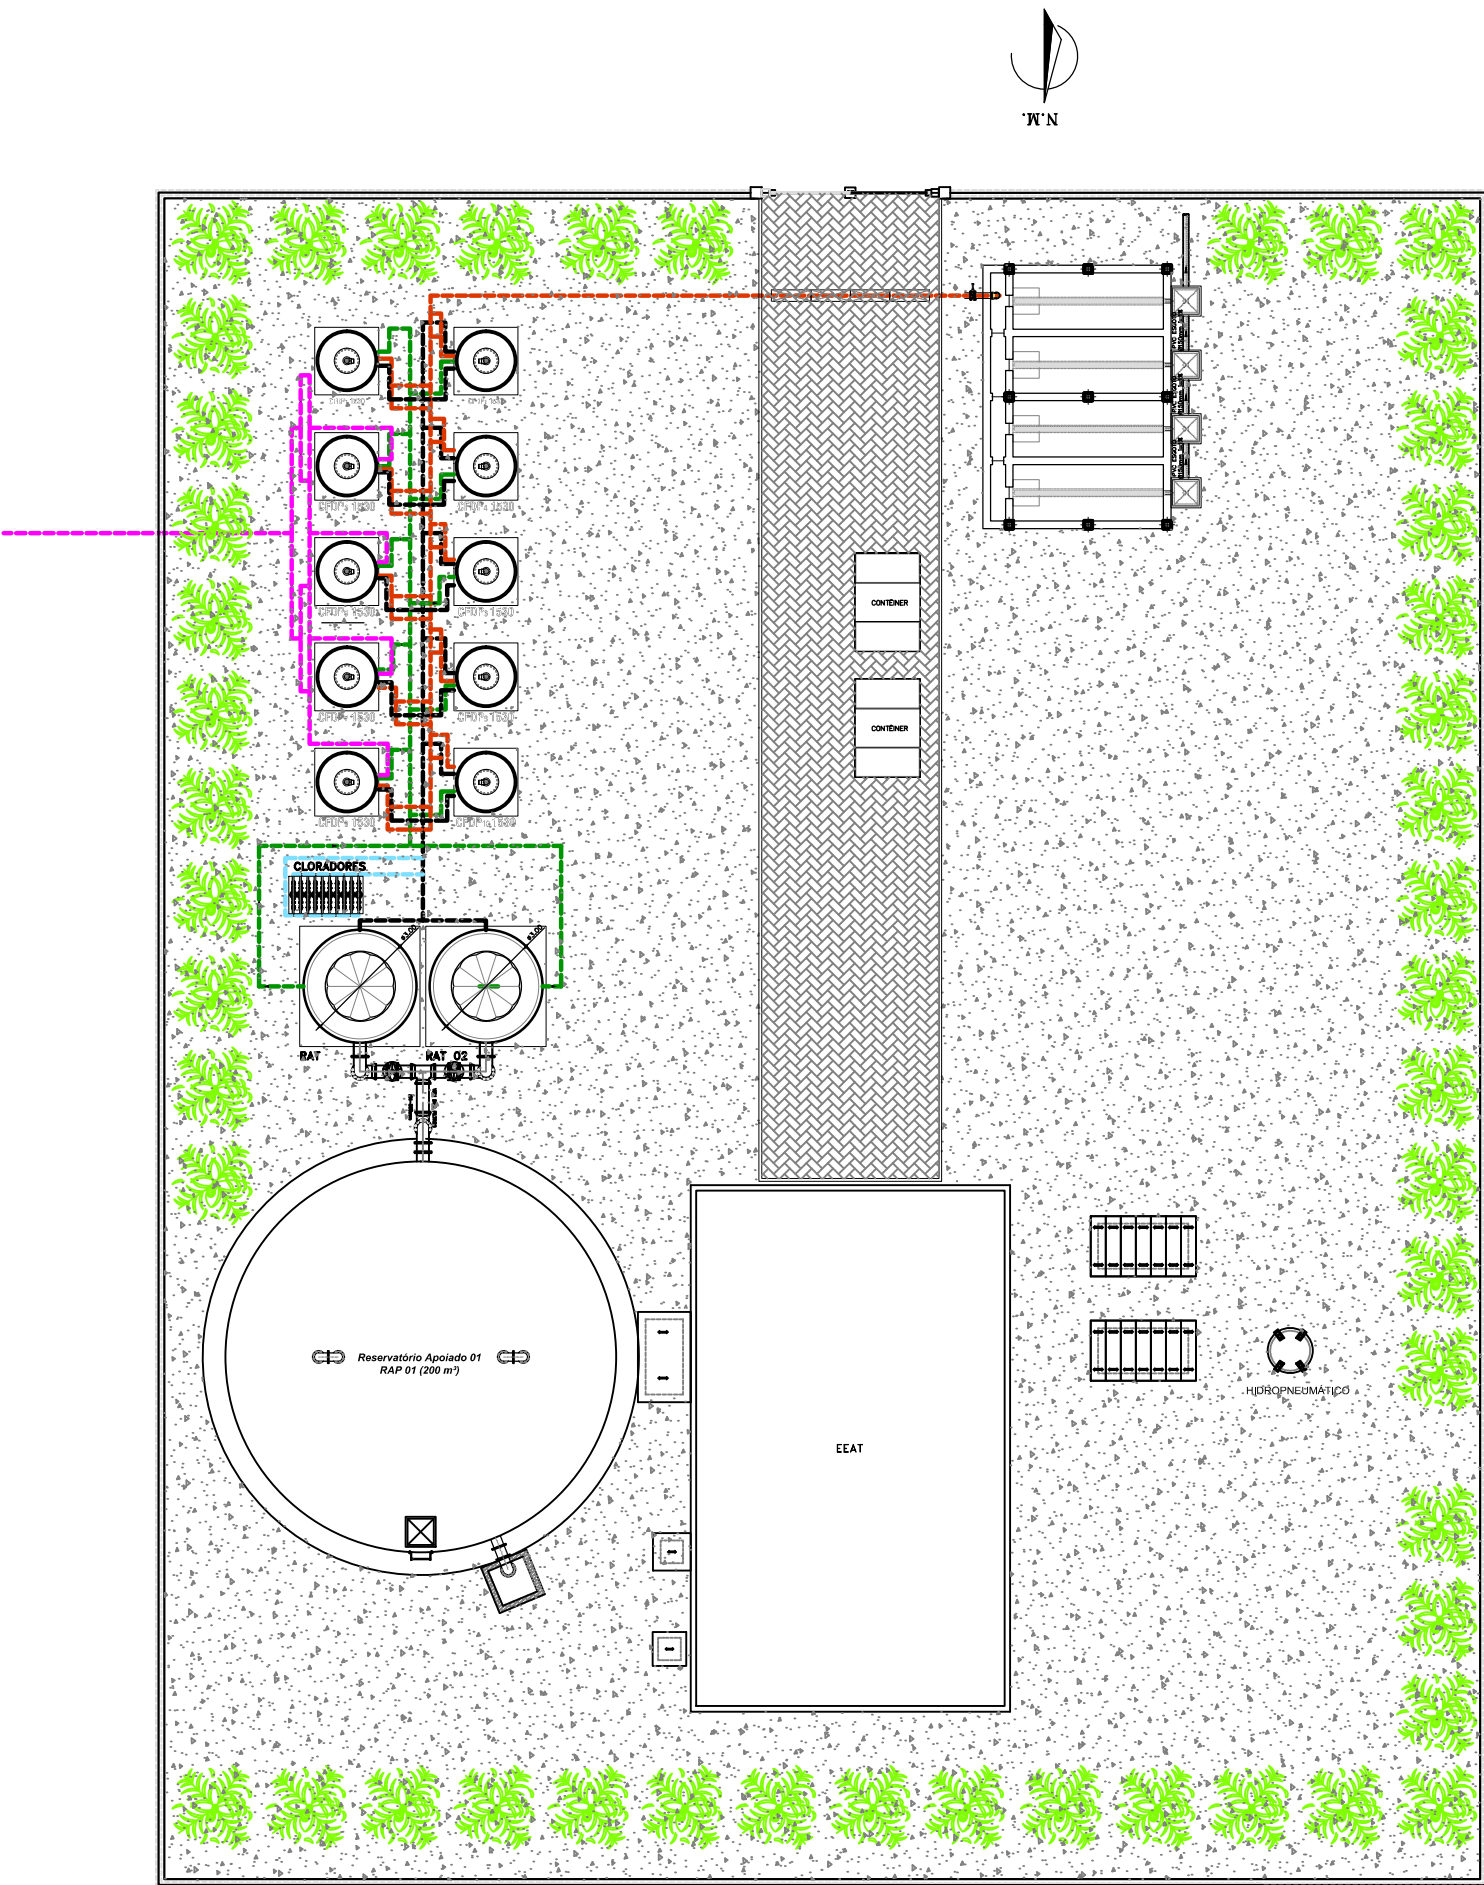


PLANTA BAIXA (INTERLIGAÇÃO)
ESCALA: 1/100

LEGENDA

- ÁGUA BRUTA
- ÁGUA FILTRADA
- EFLUENTE DA LAVAGEM DE FILTROS
- ÁGUA CLORADA
- ÁGUA DE LAVAGEM
- EFLUENTE DO LEITO DE SECAGEM
- DRENAGEM



Nº	DESCRIÇÃO	REVISÃO	DATA	PROJETADO	DESENHADO
<div> MINISTÉRIO DA INTEGRAÇÃO NACIONAL DEPARTAMENTO NACIONAL DE OBRAS CONTRA AS SECAS - DNOCS</div> <div>ELABORAÇÃO DOS PROJETOS EXECUTIVOS DA INFRAESTRUTURA DE ABASTECIMENTO DE ÁGUA DAS COMUNIDADES DIRETAMENTE AFETADAS COM A IMPLANTAÇÃO DO PROJETO DE INTEGRAÇÃO DO RIO SÃO FRANCISCO COM BACIAS HIDROGRÁFICAS DO NORDESTE SETENTRIONAL - PISF</div> <div>EIXO NORTE PROJETO BÁSICO DO SISTEMA DE ABASTECIMENTO DE ÁGUA SISTEMA - SÃO MIGUEL ESTAÇÃO DE TRATAMENTO DE ÁGUA - ETA: PLANTA DE INTERLIGAÇÃO</div> <div><div>CONTRATO: Nº 08/2013-DNOCS/CEST/PE CONSÓRCIO:</div><div>DATA: MARÇO/2015 ESCALA: 1:100 Nº DOCUMENTO: SASF-DE-ETA-CIV00-189-R00</div><div>DESENHO: 03 PRANCHA: 02-03</div></div> <div><div></div><div>RESPONSÁVEL TÉCNICO: Engº Adsonal de Souza Porto CREA: 529710-CE</div></div>					

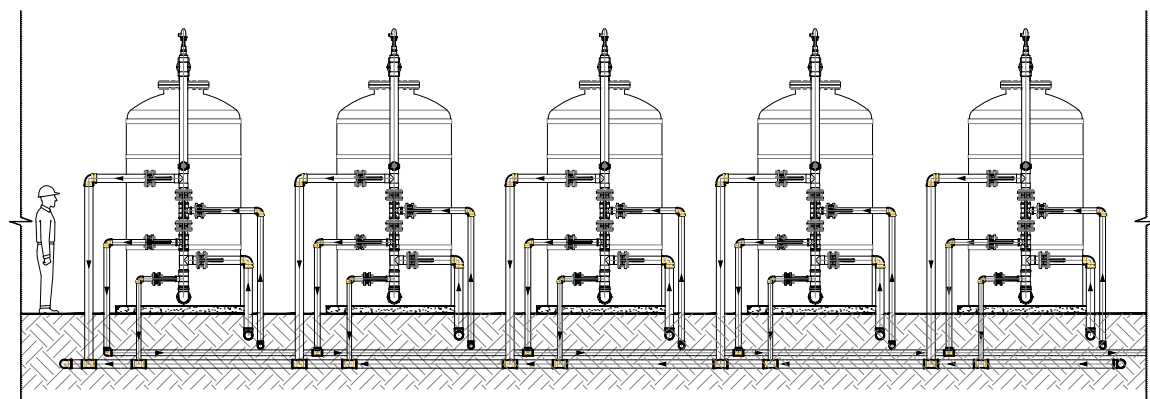


04 VISTA FRONTAL FILTROS
ESCALA 1:50

DETALHE DAS BASES
SEM ESCALA


OBS: BASES A TÍTULO DE SUGESTÃO, NO ENTANTO DEVERÃO
SER CONSIDERADAS AS CARACTERÍSTICAS DO SOLO PARA
DIMENSIONAMENTO DESTAS. O PISO DEVERÁ SER DESEMPOLADO.

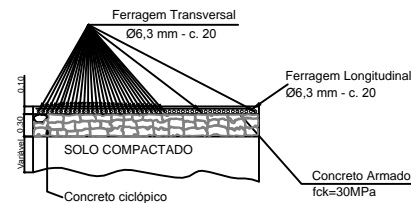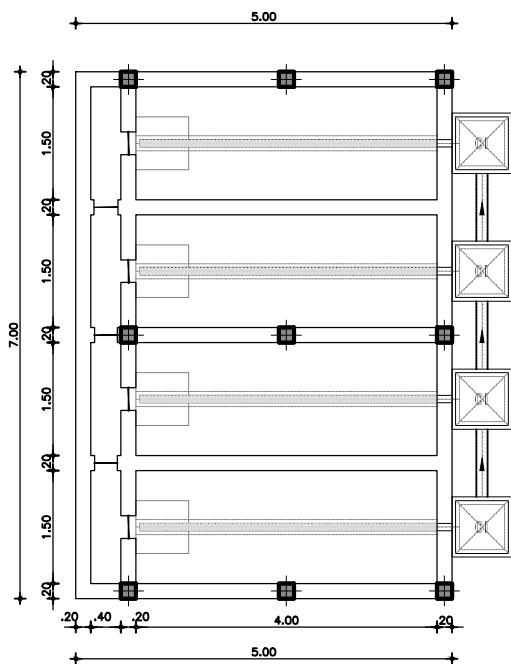



DETALHE DAS BASES
SEM ESCALA

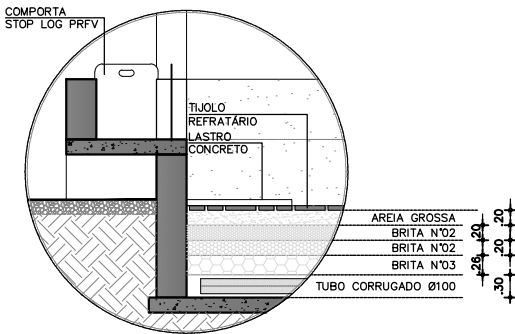

11 DETALHE
ESCALA 1:50

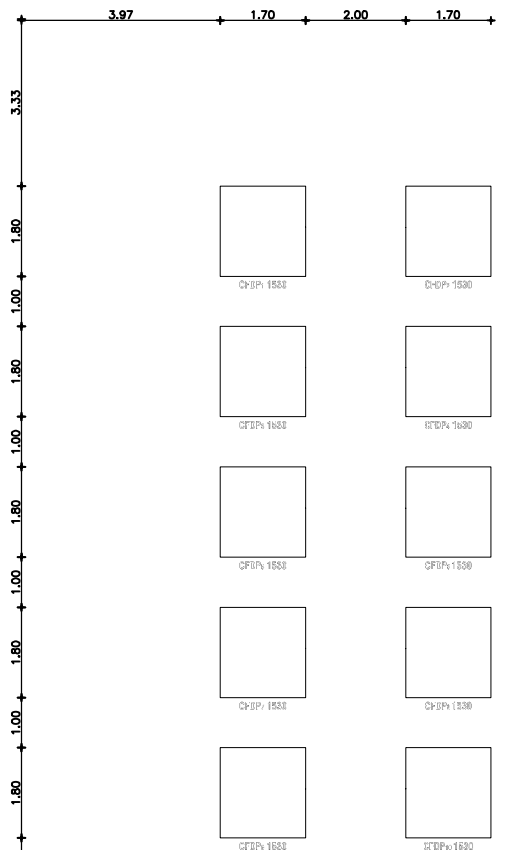

CLORADORES

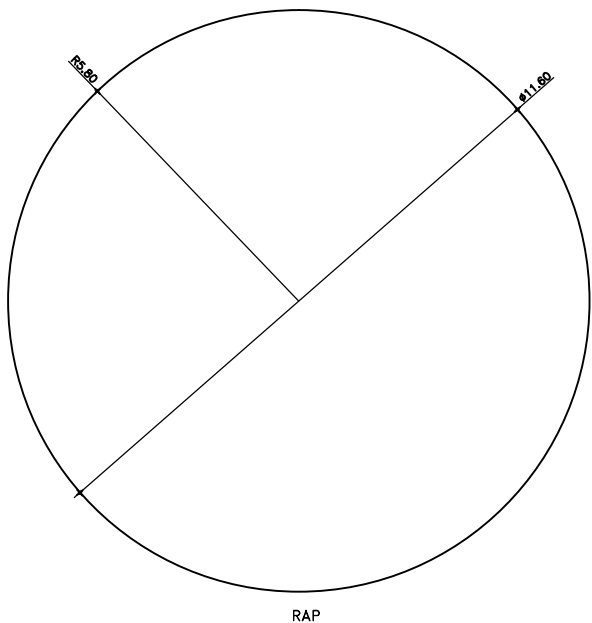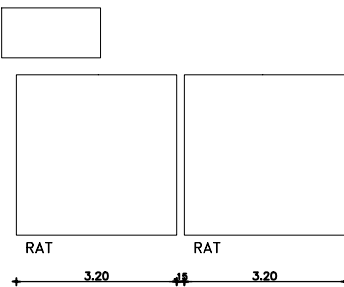

LOCAÇÃO DAS
BASES ESCALA
1:100

Nº	DESCRIÇÃO	REVISÃO	DATA	PROJETADO	DESENHADO
<div> MINISTÉRIO DA INTEGRAÇÃO NACIONAL DEPARTAMENTO NACIONAL DE OBRAS CONTRA AS SECAS - DNOCS</div>					
ELABORAÇÃO DOS PROJETOS EXECUTIVOS DA INFRAESTRUTURA DE ABASTECIMENTO DE ÁGUA DAS COMUNIDADES DIRETAMENTE AFETADAS COM A IMPLANTAÇÃO DO PROJETO DE INTEGRAÇÃO DO RIO SÃO FRANCISCO COM BACIAS HIDROGRÁFICAS DO NORDESTE SETENTRIONAL - PISF					
EIXO NORTE PROJETO BÁSICO DO SISTEMA DE ABASTECIMENTO DE ÁGUA SISTEMA - SÃO MIGUEL ESTAÇÃO DE TRATAMENTO DE ÁGUA - ETA: LOCAÇÃO DAS BASES E DET. BASES E LEITO E VISTA DOS FILTROS					
CONTRATO:	Nº 08/2013-DNOCS/CEST/PE	DATA:	MARÇO/2015	DESENHO:	03
CONSORCIO:		ESCALA:	INDICADAS	PRANCHA:	03-03
<div></div>		Nº DOCUMENTO: SASF-DE-ETA-CIV00-190-R00			
		RESPONSÁVEL TÉCNICO: Engº Adonail de Souza Porto CREA: 529710-CE			