


01 PLANTA BAIXA / TÉRREO
ESC.: 1/30

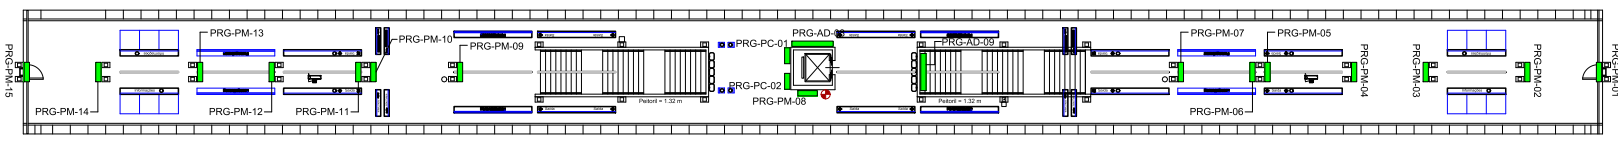

02 PLANTA BAIXA / PLATAFORMA
ESC.: 1/30

LEGENDA

- Placas / Adesivos
- Quiosques
- Máquinas
- Pontos Elétricos
- Extintores

Painel	Legenda	Dimensões Média	Dimensões Moldura
Comum	PC	80x120cm	90x130cm
Mega	PM	100x150cm	110x160cm
Super	PS	200x100cm	210x110cm
Escoda	PE	40x60cm	50x70cm

LEGENDA DE CORES

- Institucional
- Maquinas e Quiosques
- Mídia
- Eletétrica
- Corpo de bombeiros
- Comunicação Visual

O.S.		COMPANHIA CEARENSE DE TRANSPORTES METROPOLITANOS		Metrô de Fortaleza	
Desenho: DESENVOLVIDO_POR_GEREA-DDE		Linha: SUL		Trecho:	
Projeto:		Sub-Trecho: ESTAÇÃO_PORANGABUSSU		U.C.:	
Verificação:		Objeto: MÍDIA_ESTAÇÃO_PORANGABUSSU			
Resp. Téc.:		PLANTA_DE_LOCAÇÃO_DE_MÍDIAS			
Aprov.:		Coord. Técnico:	Escala: 1:30	Código:	Prancha: 01/06
		Aprovação:			