


CENTRO

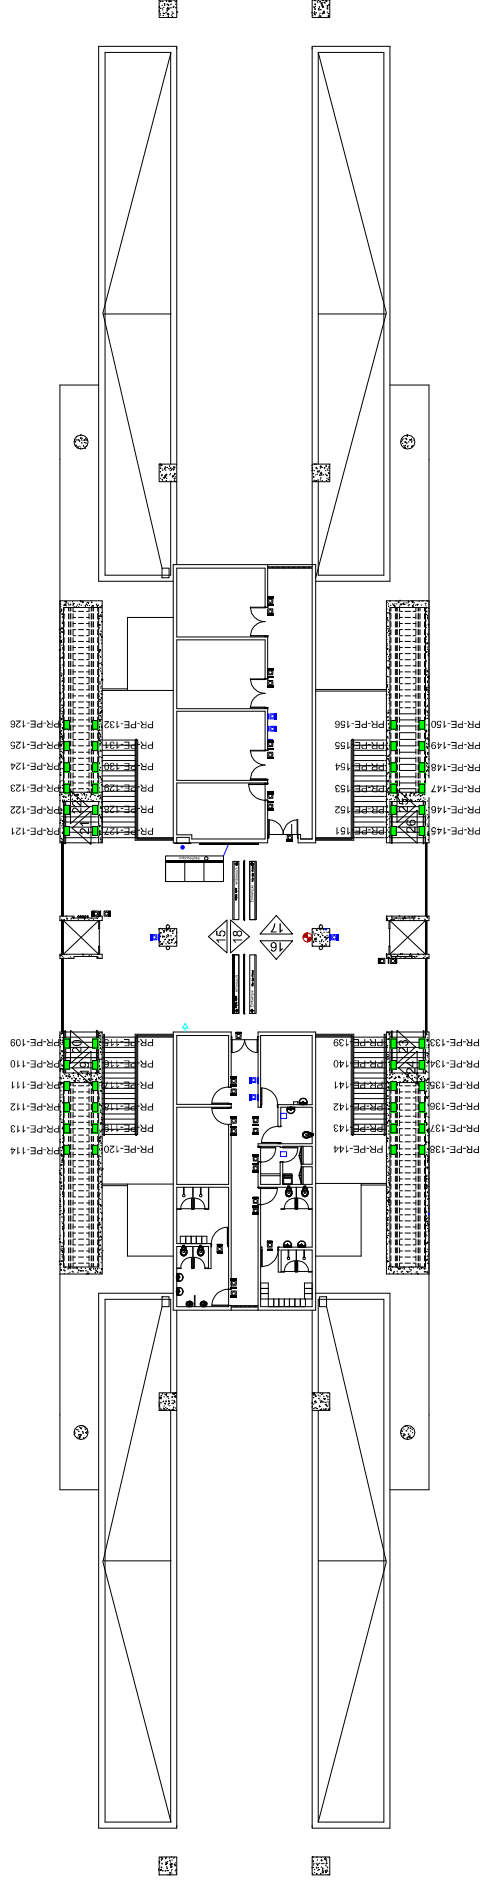

01 PLANTA BAIXA / MEZANINO
ESC.: 1/30

LEGENDA

- Placas / Adesivos
- Quiosques
- Máquinas
- Pontos Elétricos
- Extintores

Painel	Legenda	Dimensões	Módulo	Dimensões Média
Clássico	PC	80x120cm	90x130cm	90x130cm
Mega Super	PM	100x150cm	110x160cm	110x160cm
Escada	PS	200x100cm	210x110cm	210x110cm
Gradil	PE	40x60cm	50x70cm	50x70cm
	PG	200x60cm	210x90cm	210x90cm

LEGENDA DE CORES

- Institucional
- Máquinas e Quiosques
- Mídia
- Elétrica
- Corpo de bombeiros
- Comunicação Visual

O.S.

COMPANHIA CEARENSE DE TRANSPORTES METROPOLITANOS

Metrô de Fortaleza

Desenho Projeto Verificação Resp. Téc. Aprov.	DESENVOLVIDO_POR_GEREA-DDE Coord. Técnico Aprovação	Linha SUL Sub-Trecho ESTAÇÃO PARANGABA Objeto MÍDIA ESTAÇÃO PARANGABA Planta DE LOCAÇÃO DE MÍDIAS Escala 1:30 Código	Trecho U.C.
			Folha 02/03