


02 PLANTA BAIXA / PLATAFORMA
ESC.: 1/20

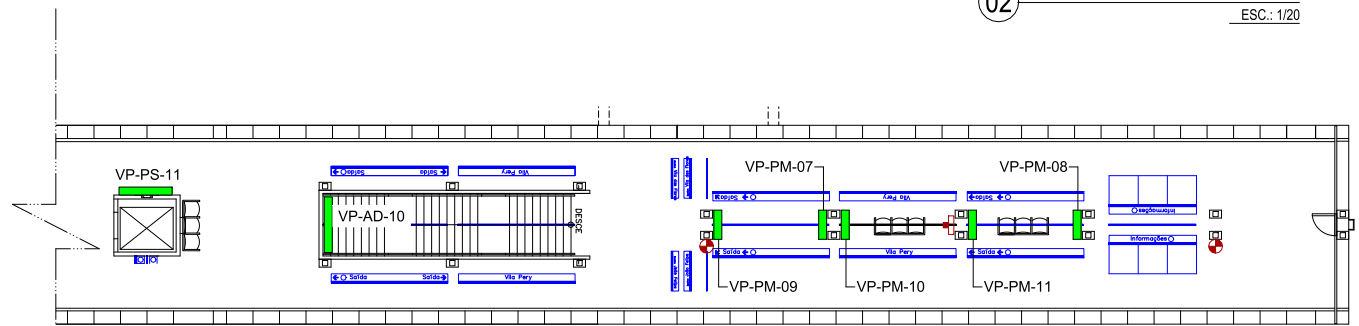

03 PLANTA BAIXA / PLATAFORMA (CONT.)
ESC.: 1/20

LEGENDA

- Placas / Adesivos
- Quiosques
- Caixas Eletrônicas
- Máquinas
- Pontos Elétricos
- Extintores

Painel	Legenda	Dimensões Mídia	Dimensões Moldura
Comum	PC	80x120cm	90x130cm
Mega	PM	100x150cm	110x160cm
Super	PS	200x100cm	210x110cm
Escada	PE	40x60cm	50x70cm

LEGENDA DE CORES

- Máquinas
- Mídia
- Elétrica
- Corpo de bombeiros
- Comunicação Visual

O.S.		COMPANHIA CEARENSE DE TRANSPORTES METROPOLITANOS		Metrô de Fortaleza
Coord. Técnico		Linha SUL		Trecho
Aprovação		Sub-Trecho ESTAÇÃO_VILA_PERY		U.C.
Desenho DESENVOLVIDO_POR_GEREA-DDE		Objeto MÍDIA_ESTAÇÃO_VILA_PERY		Escala 1:30
Verificação		Objeto PLANTA_DE_LOCAÇÃO_DE_MÍDIAS		Código
Resp. Téc.		Aprovação		Prancha 01/02
Aprov.		Aprovação		Prancha 01/02