


01 PLANTA BAIXA / PLATAFORMA
ESC.: 1/20

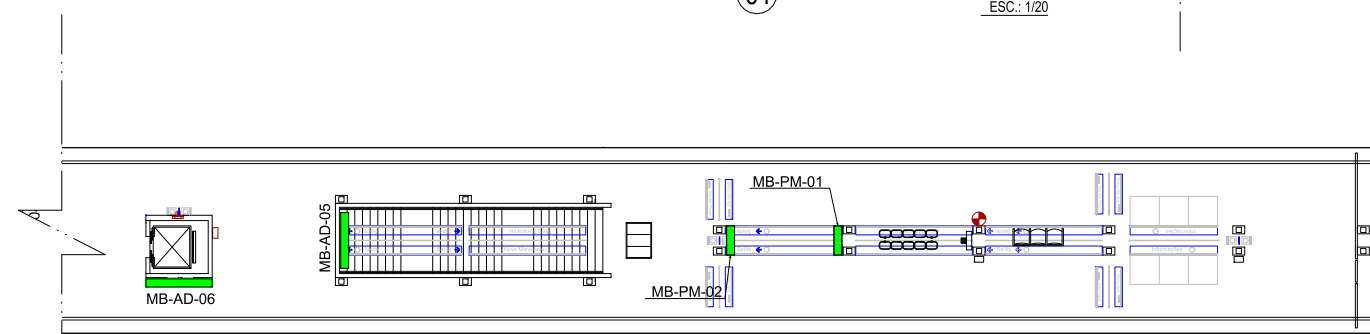

02 PLANTA BAIXA / PLATAFORMA (CONT.)
ESC.: 1/20

LEGENDA

- Placas / Adesivos
- Quiosques
- ✕
 Máquinas
- ⚡
 Pontos Elétricos
- ⦿
 Extintores

Painel	Legenda	Dimensões Mídia	Dimensões Moldura
Comum	PC	80 x 120 cm	85 x 125 cm
Escada	PE	40 x 60 cm	45 x 65 cm
Super	PS	200 x 100 cm	205 x 105 cm
Mega	PM	100 x 150 cm	205 x 155 cm

LEGENDA DE CORES

- Mídia
- Elétrica
- Corpo de bombeiros
- Comunicação Visual

	O.S.	COMPANHIA CEARENSE DE TRANSPORTES METROPOLITANOS
		Linha SUL Trecho Sub-Trecho ESTAÇÃO_MONDUBIM U.C. Objeto MÍDIA_ESTAÇÃO_MONDUBIM VISTAS_DE_LOCAÇÃO_DE_MÍDIAS
Desenho DESENVOLVIDO_POR_GEREA-DDE Projeto Verificação Resp. Téc. Aprov.	Coord. Técnico Aprovação	Escala 1:25 Código <div style="text-align: right;">Prancha 02/02</div>