


01 PLANTA BAIXA / PLATAFORMA
ESC.: 1/20

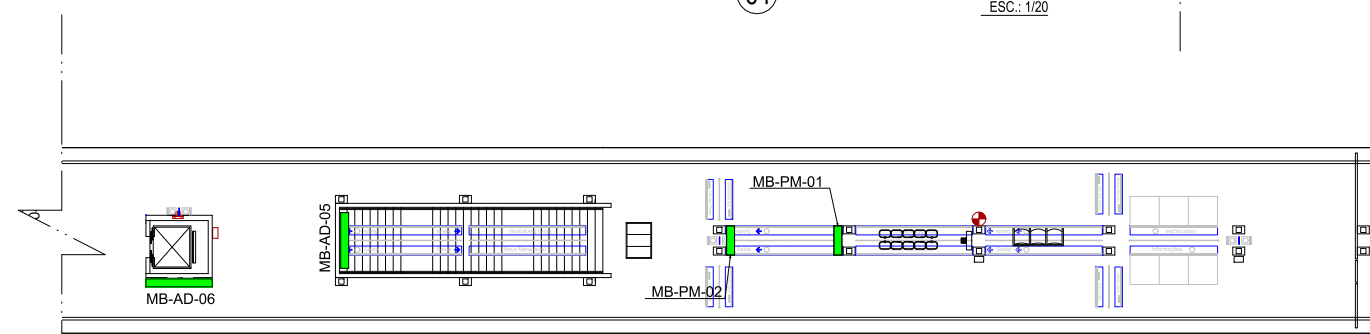

02 PLANTA BAIXA / PLATAFORMA (CONT.)
ESC.: 1/20

LEGENDA

- Placas / Adesivos
- Quiosques
- X Máquinas
- + Pontos Elétricos
- + Extintores

Painel	Legenda	Dimensões Mídia	Dimensões Moldura
Comum	PC	80 x 120 cm	85 x 125 cm
Escada	PE	40 x 60 cm	45 x 65 cm
Super	PS	200 x 100 cm	205 x 105 cm
Mega	PM	100 x 150 cm	205 x 155 cm

LEGENDA DE CORES

- Mídia
- Elétrica
- Corpo de bombeiros
- Comunicação Visual

	O.S.	COMPANHIA CEARENSE DE TRANSPORTES METROPOLITANOS	Metrô de Fortaleza
Desenho	Coord. Técnico	Linha SUL	Trecho
Projeto	Aprovação	Sub-Trecho ESTAÇÃO_MONDUBIM	U.C.
Verificação		Objeto MÍDIA_ESTAÇÃO_MONDUBIM	
Resp. Téc.		VISTAS_DE_LOCAÇÃO_DE_MÍDIAS	
Aprov.		Escala 1:25	Código
			Prancha 02/02