


01 PLANTA BAIXA / PLATAFORMA
ESC.: 1/20

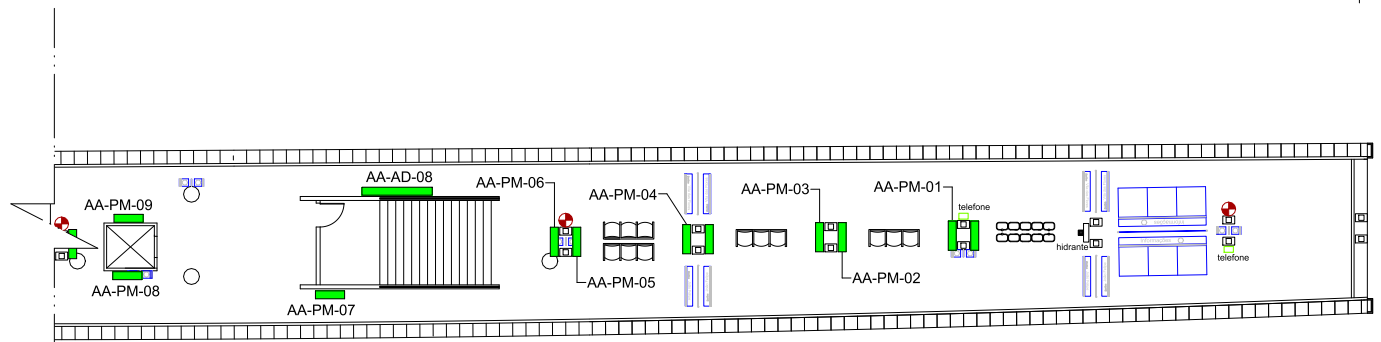

02 PLANTA BAIXA / PLATAFORMA (CONT.)
ESC.: 1/20

LEGENDA

- Placas / Adesivos
- Quiosques
- Máquinas
- Pontos Elétricos
- Extintores

Panel	Legenda	Dimensões Mídia	Dimensões Moldura
Mega	PM	100 x 150 cm	205 x 155 cm

LEGENDA DE CORES

- Mídia
- Elétrica
- Corpo de bombeiros
- Comunicação Visual

	O.S.	COMPANHIA CEARENSE DE TRANSPORTES METROPOLITANOS 								
		<table border="1" style="width: 100%; border-collapse: collapse;"> <tr> <td style="width: 60%;">Linha SUL</td> <td style="width: 40%;">Trecho</td> </tr> <tr> <td>Sub-Trecho ESTAÇÃO_ALTO_ALEGRE</td> <td>U.C.</td> </tr> <tr> <td>Objeto MÍDIA_ESTAÇÃO_ALTO_ALEGRE</td> <td></td> </tr> <tr> <td>Objeto PLANTA_DE_LOCAÇÃO_DE_MÍDIAS</td> <td></td> </tr> </table>	Linha SUL	Trecho	Sub-Trecho ESTAÇÃO_ALTO_ALEGRE	U.C.	Objeto MÍDIA_ESTAÇÃO_ALTO_ALEGRE		Objeto PLANTA_DE_LOCAÇÃO_DE_MÍDIAS	
Linha SUL	Trecho									
Sub-Trecho ESTAÇÃO_ALTO_ALEGRE	U.C.									
Objeto MÍDIA_ESTAÇÃO_ALTO_ALEGRE										
Objeto PLANTA_DE_LOCAÇÃO_DE_MÍDIAS										
Desenho DESENVOLVIDO_POR_GEREA-DDE Projeto Verificação Resp. Téc. Aprov.	Coord. Técnico Aprovação	<table border="1" style="width: 100%; border-collapse: collapse;"> <tr> <td style="width: 60%;">Escala 1:30</td> <td style="width: 40%;">Código</td> </tr> <tr> <td></td> <td style="text-align: right;">Prancha 02/02</td> </tr> </table>	Escala 1:30	Código		Prancha 02/02				
Escala 1:30	Código									
	Prancha 02/02									